

Legenda das indicações - Térreo


☐	Bebedouro
+	Bucha de redução longa
☐	Caixa Sifonada
☐	Caixas Inspeção Esgoto Simples
⋄	Joelho 45
⋄	Junção simples
⋄	Junção simples c/ redução
⋄	Lavatório Residencial com sifão
⋄	Lavatório de Uso Geral
⋄	Plia de Cozinha Residencial com Sifão 50mm
⊙	Vaso Sanitário c/ J90°
⊙	Vaso Sanitário c/ curva 90°
⊙	Caixas de Gordura



HDB

ENDEREÇO : SMHS - ÁREA ESPECIAL - QUADRA 101 - BRASÍLIA-DF - HOSPITAL DE BASE
 PROPRIETÁRIO : SES-SECRETARIA DE SAÚDE DO DISTRITO FEDERAL
 AUTOR DO PROJETO: EQUIPE DE PROJETOS


PROPRIETÁRIO _____
 AUTOR DO PROJETO _____

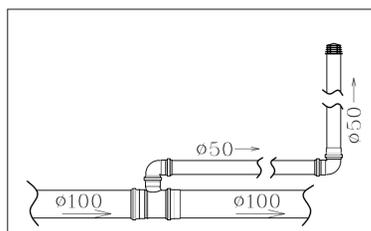

Detalhe Coluna de Ventilação SEM ESCALA




DETALHES SEM ESCALA

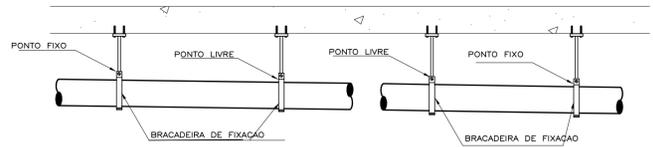

DISTANCIA MAXIMA ENTRE PONTOS DE FIXACAO
TUBO LINHA SANITARIA
 #40mm = 1.00m
 #50mm = 1.20m
 #75mm = 1.50m


TUBO LINHA COLETOR DE ESGOTO (TCC)
 #100mm = 1.90m

FIXAÇÃO DAS TUBULAÇÕES

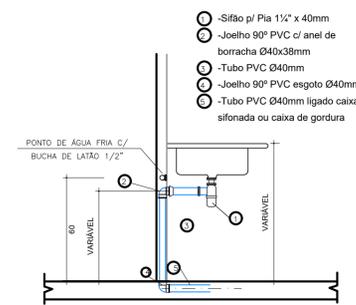

- ⊙ - Sifão p/ Plia 1 1/2" x 40mm
- ⊙ - Joelho 90° PVC c/ anel de borracha Ø40x38mm
- ⊙ - Tubo PVC Ø40mm
- ⊙ - Joelho 90° PVC esgoto Ø40mm
- ⊙ - Tubo PVC Ø40mm ligado caixa sifonada ou caixa de gordura

OBS.: AS ALTURAS DO PONTO DE ESGOTO P/ SIFÃO E DA BANCADA SERÃO DEFINIDAS APÓS ESPECIFICAÇÕES DA CUBA

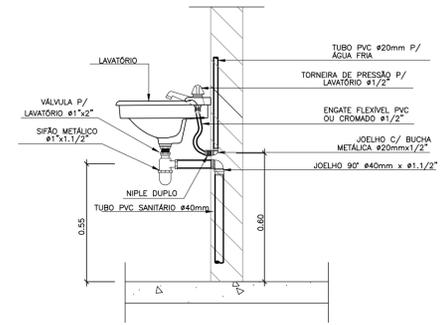

LAVATÓRIOS



PROJETO SANITÁRIO
 CENTRO DE INFUSÃO
 REFORMA PLANTA BAIXA

ESCALA: 1:50 DATA DE EMISSÃO: SET/2023

APROVO VISTO
 REVISÃO 01
 DATA DA REVISÃO 12/09/23

PRANCHA Nº: **01/01**