
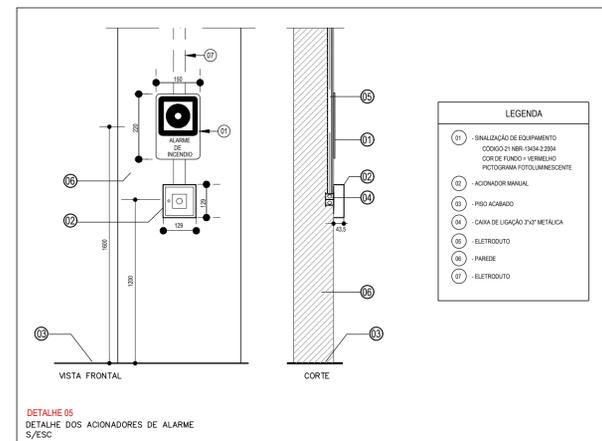


CALÇADA EXISTENTE
± 0,00

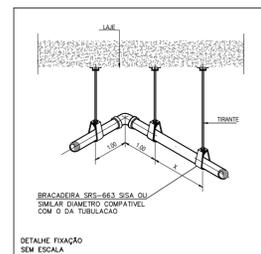

SINALIZAÇÃO DE ORIENTAÇÃO E SALVAMENTO

CODIGO	SIMBOLO	DESCRIÇÃO
S2		SAÍDA DE EMERGÊNCIA, RETANGULAR COM FUNDO VERDE E PICTOGRAMA FOTOLUMINESCENTE. INDICAÇÃO DO SENTIDO (ESQUERDA OU DIREITA). DIMENSÕES MÍNIMAS: L=50 H.
S3		SAÍDA DE EMERGÊNCIA, RETANGULAR COM FUNDO VERDE E PICTOGRAMA FOTOLUMINESCENTE. DEVERÁ SER FIXADA ACIMA DA PORTA, PARA INDICAR SEU ACESSO.
S12		SAÍDA DE EMERGÊNCIA, SIMBOLO RETANGULAR COM FUNDO VERDE E MENSAGEM "SAÍDA"/OU PICTOGRAMA E/OU SETA DIRECIONAL FOTOLUMINESCENTE, COM ALTURA DE LETRA SEMPRE > 50 mm.
S13		INDICAÇÃO DA SAÍDA DE EMERGÊNCIA, COM OU SEM COMPLEMENTAÇÃO DO PICTOGRAMA FOTOLUMINESCENTE (SETA OU IMAGEM, OU AMBOS).

LEGENDA

	EXTINTOR CARGA PÓ QUÍMICO A,B,C
	LUMINÁRIA DE EMERGÊNCIA 16W
	AÇIONADOR MANUAL SISTEMA DETECÇÃO ALARME
	AVISADOR SONORO E VISUAL
	CENTRAL DETECÇÃO DE ALARMES
	SINALIZAÇÃO DA ROTA DE FUGA, FIXADA A UMA ALTURA DE 1,8m DO PISO ACABADO, CÓDIGO VDE LEGENDA DA NT-20-CBM-RR



HDB

ENDEREÇO : SMHS - ÁREA ESPECIAL - QUADRA 101 - BRASÍLIA-DF - HOSPITAL DE BASE

PROPRIETÁRIO : SES-SECRETARIA DE SAÚDE DO DISTRITO FEDERAL

AUTOR DO PROJETO: EQUIPE DE PROJETOS

PROPRIETÁRIO

AUTOR DO PROJETO



PROJETO INCÊNDIO
CENTRO DE INFUSÃO
REFORMA
PLANTA BAIXA

ESCALA: 1:50

DATA DE EMISSÃO: SET/2023

APROVO
VISTO
REVISÃO
01
DATA DA REVISÃO
12/09/23

PRANCHA N°:
01/01