
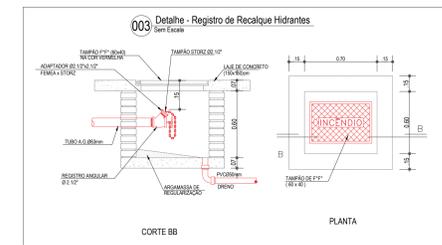
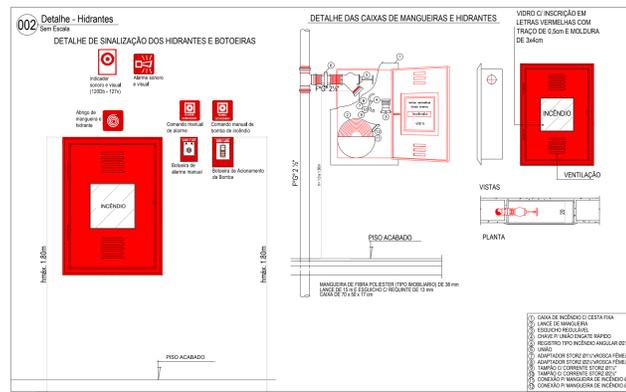
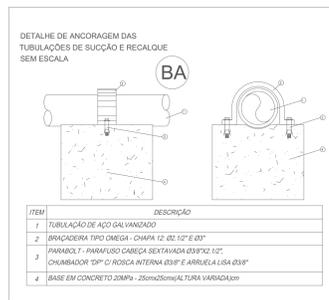


LEGENDAS	
SÍMBOLO	DESCRIÇÃO
	BOMBA PARA INCÊNDIO
	HIDRANTE DE PAREDE
	REGISTRO DE PASSEIO
	TUBULAÇÃO DE INCÊNDIO
	TUBULAÇÃO QUE SOBE
	TUBULAÇÃO QUE DESCE
	HIDRANTE DE RECALQUE
	HIDRANTE SIMPLES

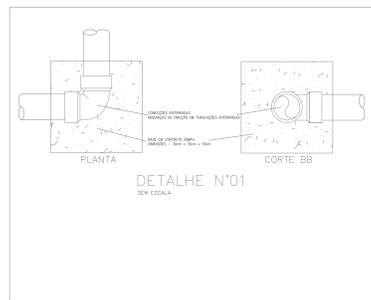

CLASSIFICAÇÃO E SISTEMAS DE PROTEÇÃO DA EDIFICAÇÃO

DE ACORDO COM A NT 01/2016-CBMDF - A EDIFICAÇÃO CLASSIFICADA QUANTO À SUA OCUPAÇÃO COMO:

- HOSPITALARES
- QUANTO À ALTURA: EDIFICAÇÃO TERREJA - CÓDIGO B - h < 0,3 m - Apenas o pavimento térreo
- QUANTO À DIMENSÃO EM PLANTA: CÓDIGO G3 - 2.000 m² < S1 < 3.000 m²

ESTA EDIFICAÇÃO ESTÁ DOTADA DOS SEGUINTES SISTEMAS DE PROTEÇÃO CONTRA INCÊNDIOS:

- EXTINTORES DE INCÊNDIO
- SAÍDAS DE EMERGÊNCIA
- ILUMINAÇÃO DE EMERGÊNCIA
- SINALIZAÇÃO DE EMERGÊNCIA
- SISTEMA ALARME DE INCÊNDIO

- A ILUMINAÇÃO DE EMERGÊNCIA SERÁ FEITA PELO SISTEMA DE LUMINÁRIAS TIPO BLOCO AUTÔNOMO
- NECESSÁRIO A INSTALAÇÃO DE SISTEMA DE HIDRANTES DE INCÊNDIO
- NECESSÁRIO A INSTALAÇÃO DE SISTEMA DE ALARME DE INCÊNDIO
- AS PORTAS DE SAÍDA DE EMERGÊNCIA PERMANECERAM ABERTAS DURANTE 24 h.


QUADRO DE ÁREAS			
Nº	LOCAL	FRANCHA	ÁREA (m²)
01	TÉRREO	0309	2.212,06

CLASSIFICAÇÃO DA EDIFICAÇÃO QUANTO À SUA OCUPAÇÃO - NT 01/2016 - CBMDF			
OCUPAÇÃO/USOS	GRUPO	DESCRIÇÃO	EXEMPLOS
HOSPITALARES	32	HOSPITALS E CLÍNICAS	FRONTON, SOCORROS

CLASSIFICAÇÃO DO RISCO DE INCÊNDIO DE ACORDO COM AS OCUPAÇÕES - NT 02/2016 - CBMDF			
OCUPAÇÃO / USO	RISCO - (B-1)	RISCO - (B-2)	RISCO - (B-3)
HOSPITALARES	MÉDIO		

CLASSIFICAÇÃO DA EDIFICAÇÃO, INSTALAÇÕES, OCUPAÇÕES TEMPORÁRIAS E ÁREAS DE RISCO QUANTO À CARGA DE INCÊNDIO			
RISCO	CARGA DE INCÊNDIO EM MJ/m²		
MÉDIO - HOSPITALARES	300		

— A DEMOLIR
— A CONSTRUIR

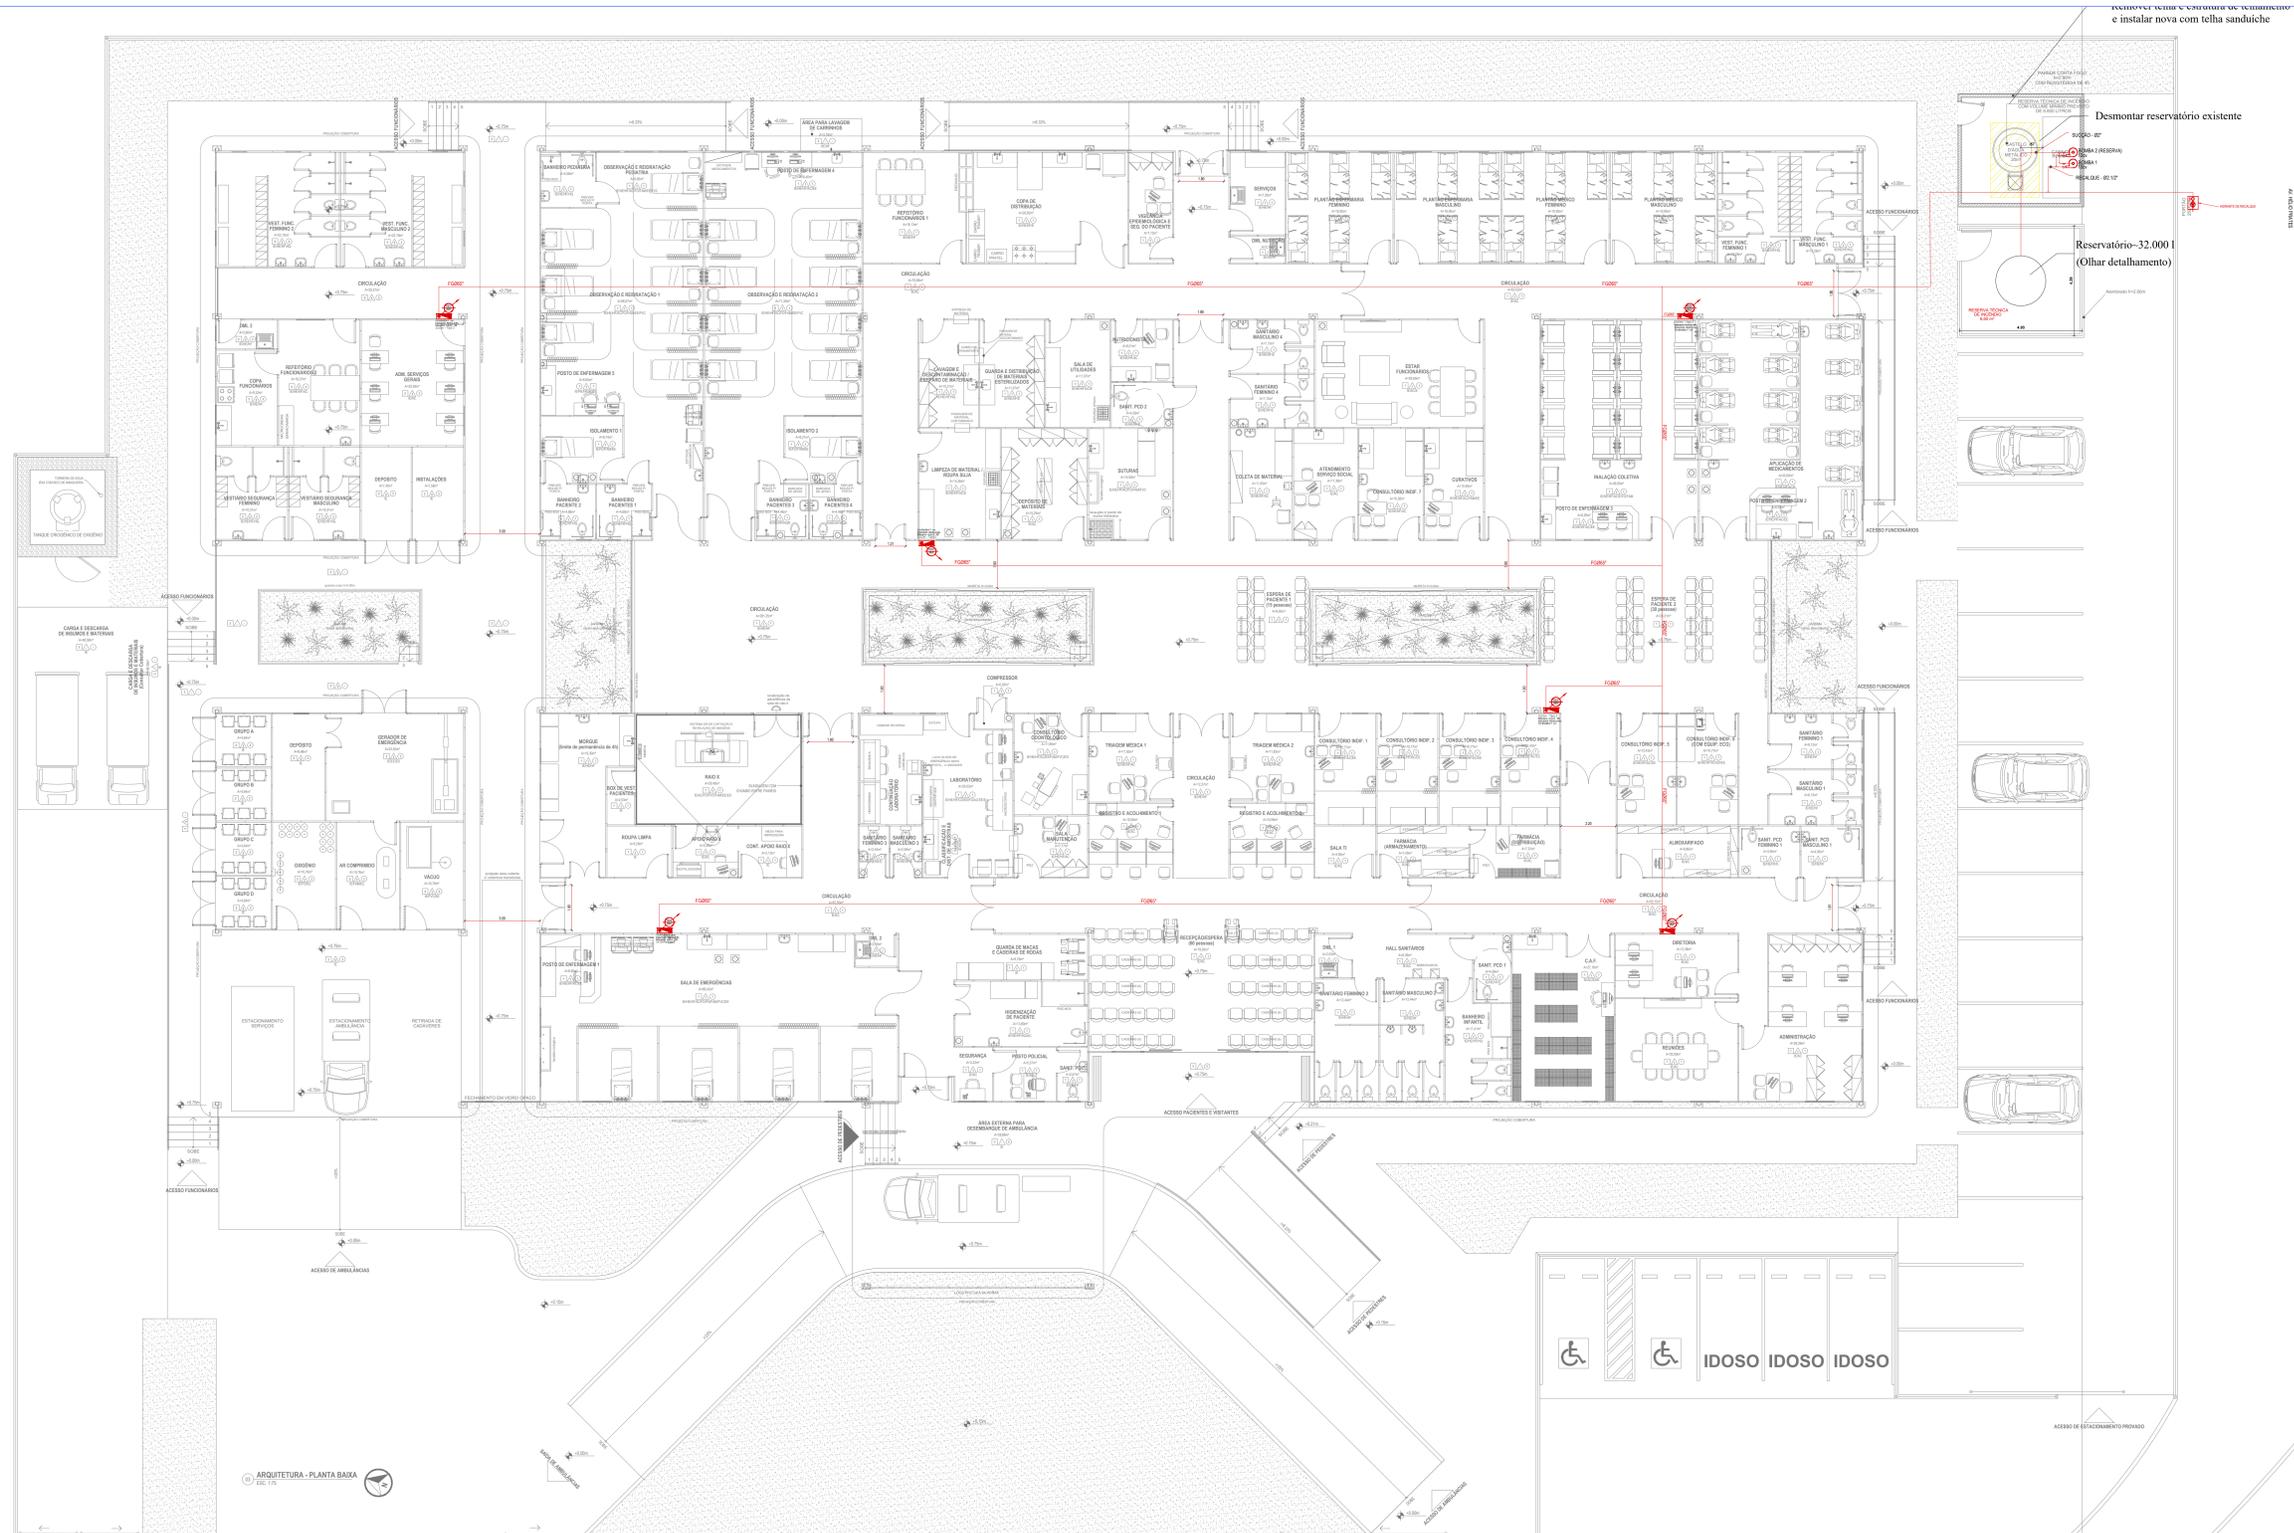

REVISÃO		
DESCRIÇÃO	DATA	
01	Modificações solicitadas pelo CBMDF	Outubro/2023
00	Projeto Inicial	Junho/2023

Data de entrada:

IGESDF **UPA 24h**

UPA - UNIDADE DE PRONTO ATENDIMENTO - PORTE 3
Q ONN 27 LOTE D S/N, CEILÂNDIA NORTE (CEILÂNDIA)/DF

Proprietário: Instituto de Gestão Estratégica da Saúde do Distrito Federal

Autor do Projeto: FILLIPE DE JESUS GUEDES - CREA 22.573/D-DF

Responsável Técnico:

Instituto de Gestão Estratégica da Saúde do Distrito Federal

FILLIPE DE JESUS GUEDES - CREA 22.573/D-DF

PROJETO DE SEGURANÇA CONTRA INCÊNDIO E PÂNICO		
FRANCHA	OCUPAÇÃO	GRUPO
INC	HOSPITALAR	32
	Correção: Planta Baixa - Térreo	
	Medidas de Segurança: Hidrantes, Detalhes	
	Data: 06/2023	Desenho: FILLIPE GUEDES
	Escala: 1:100	Revisão: 02

PLANTA BAIXA - HIDRANTE
UNIDADE DE PRONTO ATENDIMENTO - PORTE 3
EDIFICAÇÃO TERREJA
esc: 1:100